


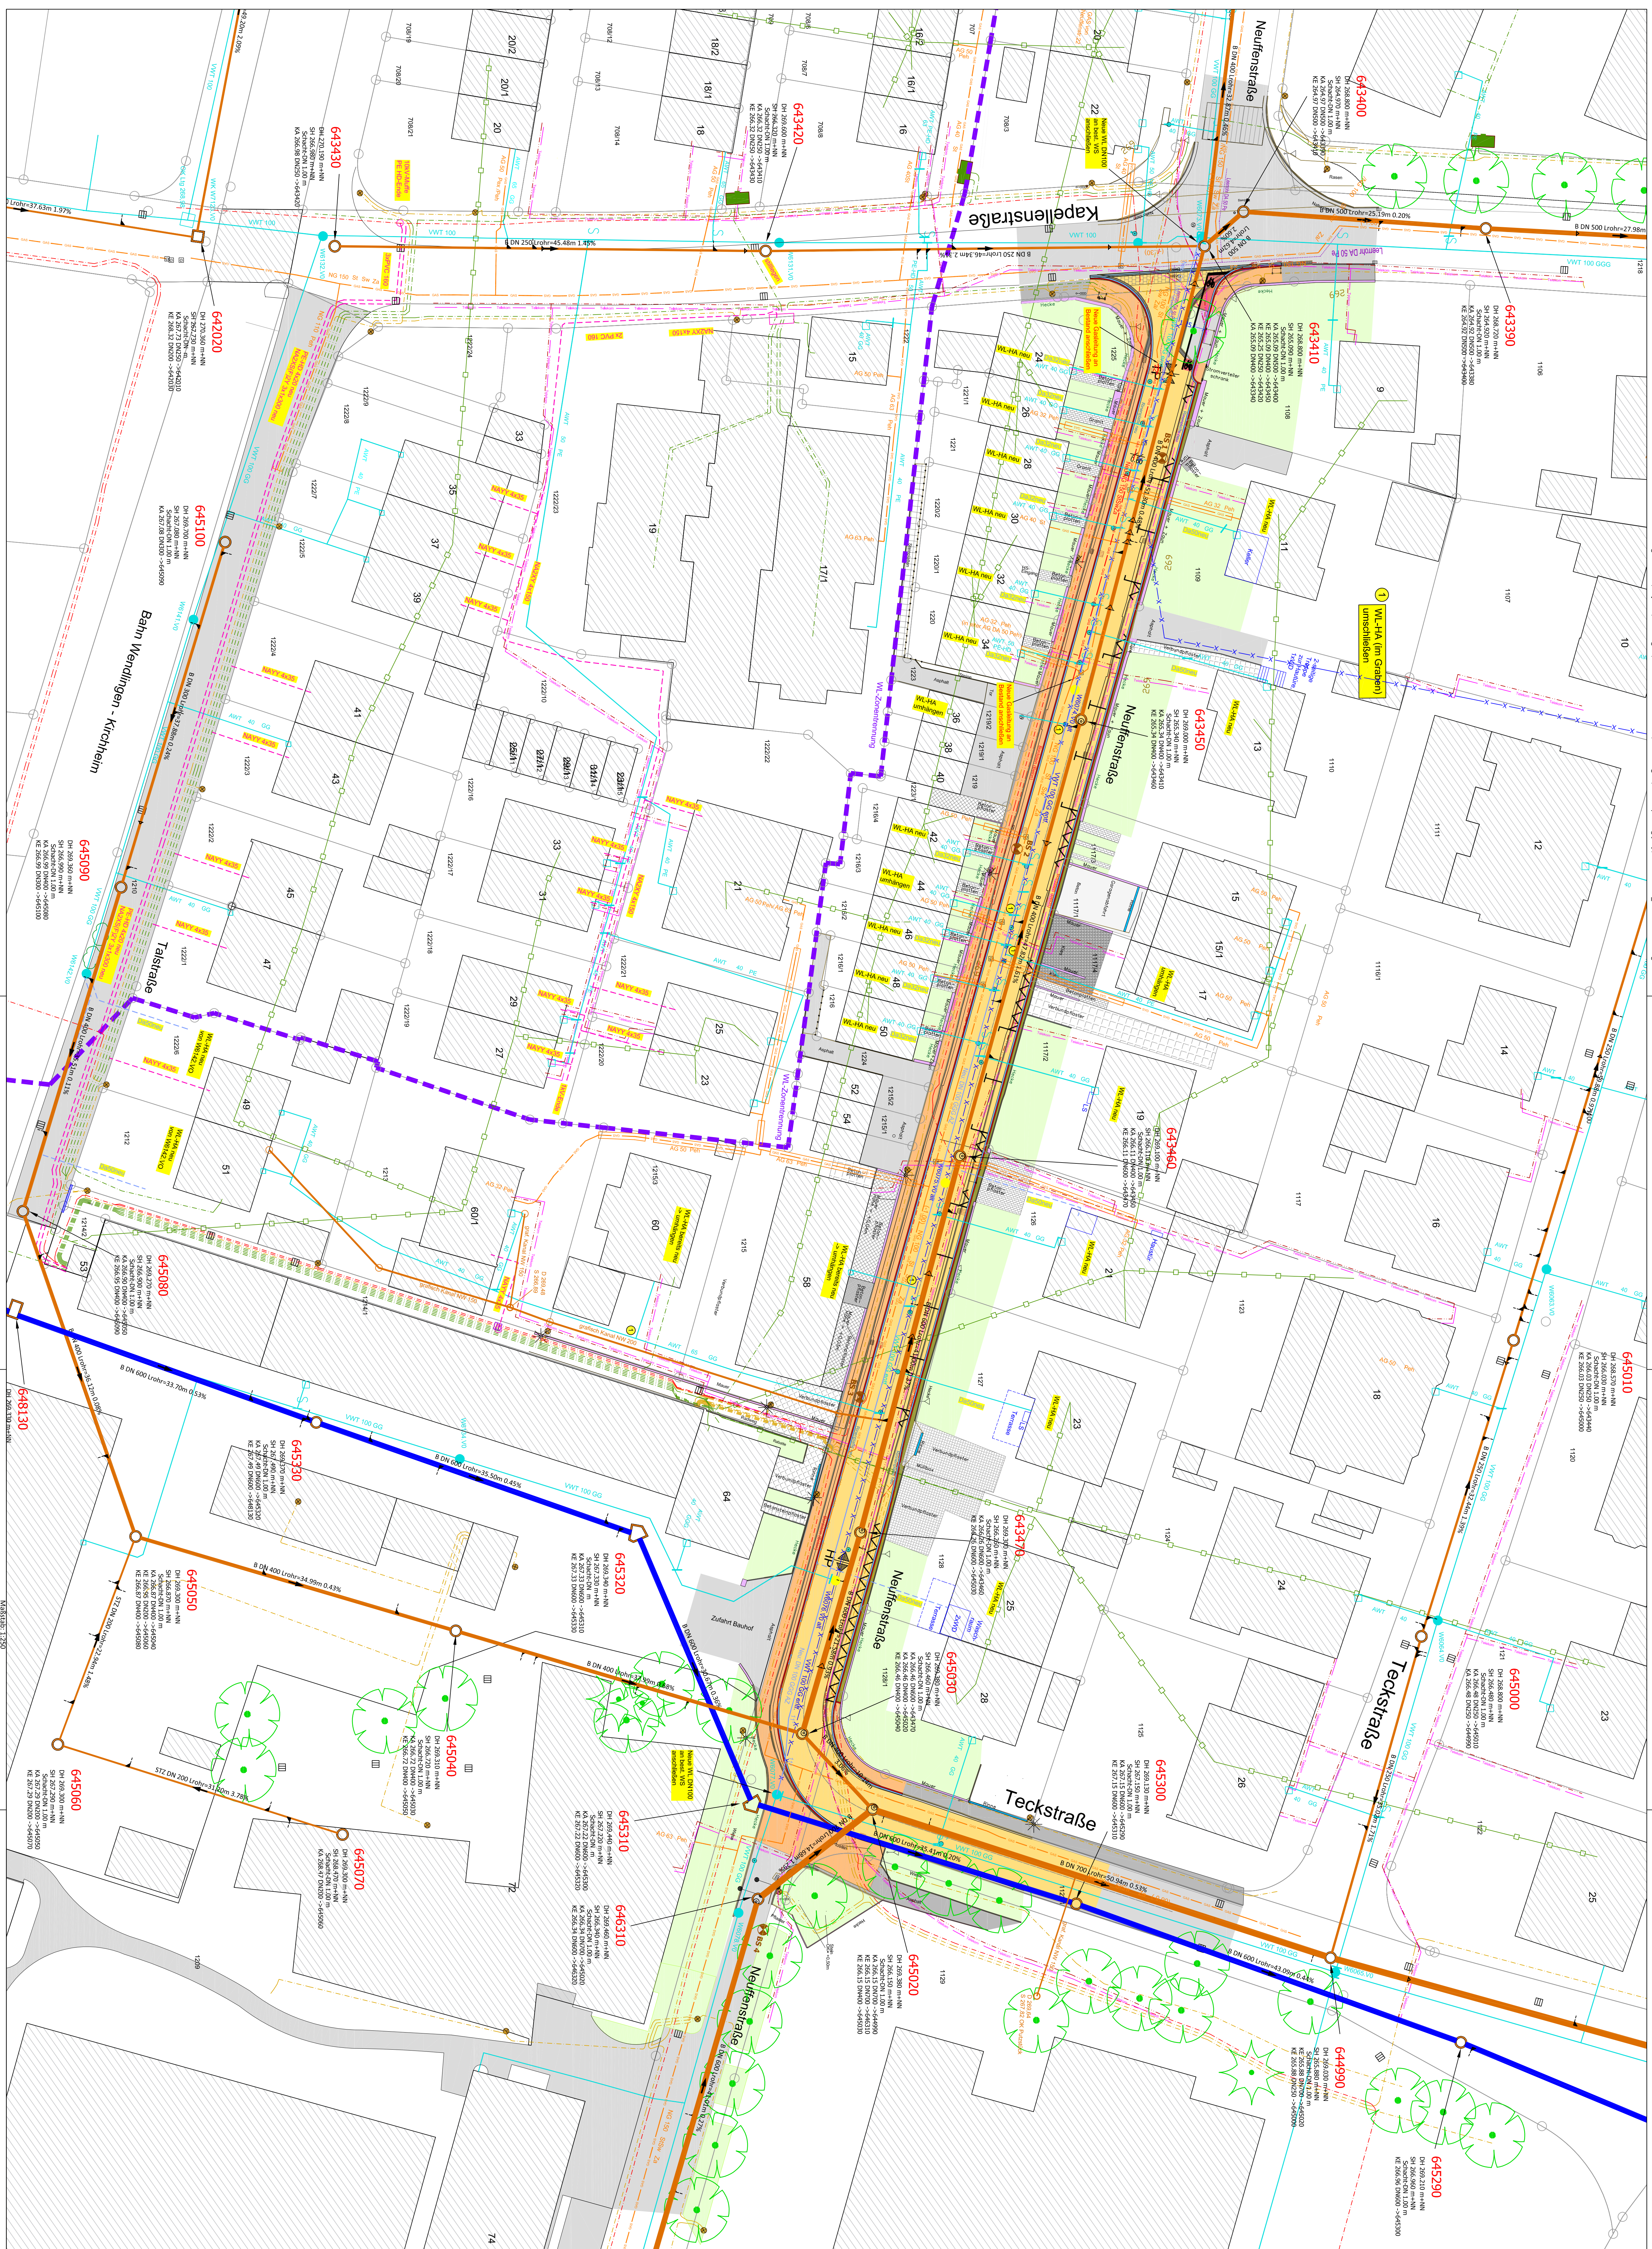

Legende	
	Tekontoring
	Tekover-Freilassung
	Kabel-BV
	Stromleitung-Mitteleisung
	Stromleitung-Mitteleisung starke Bereiche
	Stromleitung-Niederspannung
	Stromleitung-Niederspannung-Freilassung
	Starkab-Beleuchtung
	Geläutungs-gepl.
	Geläutungs-gepl.
	Telekommunik-gepl.
	Telekommunik-gepl. Netz-BV
	Stromleitung-Mitteleisung-gepl.
	Starkab-Beleuchtung
	Gew.-bele. neu
	Lampe-bele. neu
	MW-Kanal belet. neu
	RW-Kanal belet. neu
	Kanal-Sutzen selbst- u. oben
	Kanal entlilft
	WA belet.
	WA neu
	3x000 MW-Stromkabel beletend
	3x000 MW-Stromkabel neu
	WA-HA belet.
	WA-HA neu
	Wk-Kuppelung neu
	Starkabteilungsbelet.
	Starkabteilungsbelet. neu
	Von Baum
	Von Hecke
	Baum roden
	Heiseltung MW-HA
	Offe Aufhängung ca. 1,5x1,5m
	Offene Gärten
	BS 1... BS 4 Renaturierungsband

Die im Plan dargestellten Kabel sind in ihrer Lage, Anzahl und Art nur nachsichtlich überkommen.
Der Unternehmer ist verpflichtet die aktuellen Pläne beim Leistungsträger zu erheben.

Die Kabelhausanschlüsse werden von der NetzeBW örtlich festgelegt

Nr.	Kategorie	Datum
Koordinatensystem in Länge und Breite: ☐ Gauß-Koordinaten ☒ UTM-Koordinaten Zone 32 ☐ lokale Koordinaten ☐ NAD 83 Status 100 ☐ NAD 83 Status 160 ☐ NAD 83 Status 170		

ENTWURFSPLANUNG

INGENIEURBÜRO WALTER
Inh. Dominic Walter

Ahornweg 15
 72622 Nürtingen-Neckarhausen
 E-Mail: info@walter-ib.de
 Tel.: 0 70 22 / 95 92 70
 Fax: 0 70 22 / 95 92 75
<http://www.walter-ib.de>

Landkreis Esslingen



Sanierung Neuffenstraße

Lageplan Wasserleitung und Kabel	Projekt-Nr. 14-13-004	Plan-Nummer 2.0	Maßstab M 1 : 250
	Fertigung Anlage 2.0		

Wasserteilung und Kabel

	Datum	Name	Unterschrift
Gefertigt	25.11.2020	Huber	
Friedigungsbeob		D. Walker	
Anerkannt, d. Bauherrsch.			